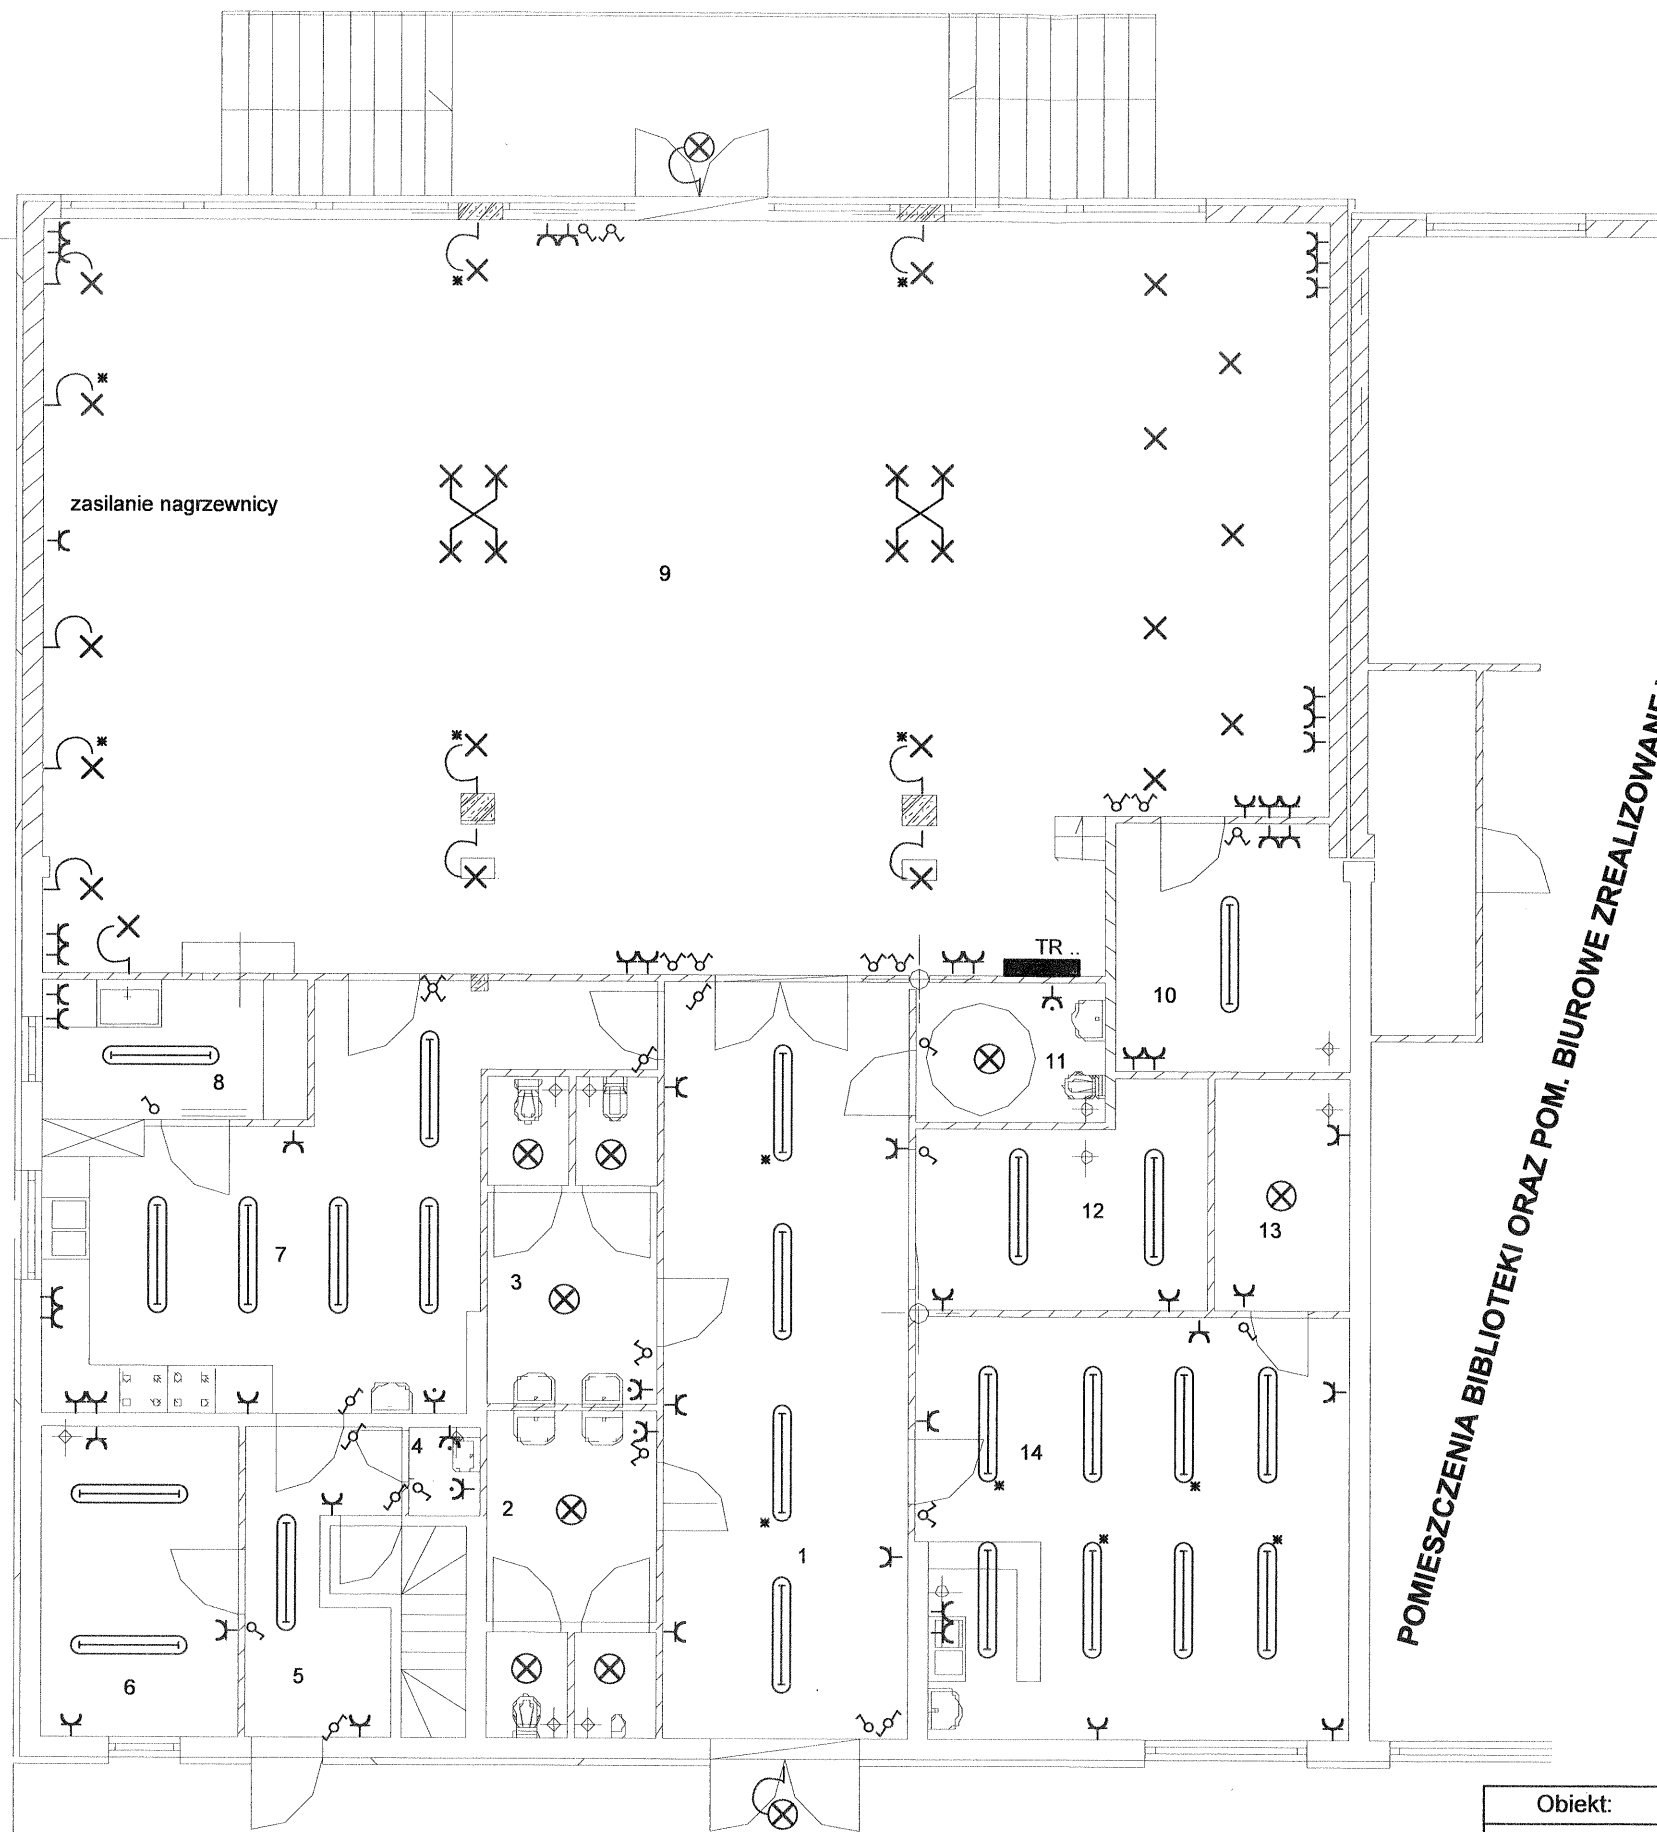
 

 

 




 
 
 


POMIESZCZENIA PRZEWIDZIANE DO EWENTUALNEJ REALIZACJI W III ETAPIE ROZBUDOWY



POMIESZCZENIA BIBLIOTEKI ORAZ POM. BIUROWE ZREALIZOWANE W I ETAPIE ROZBUDOWY

-  oprawa jarzeniowa 2 x 36 W
-  wypust oświetleniowy ścienny bryzgoszczelny
-  wypust oświetleniowy ścienny
-  oprawa oświetleniowa sufitowa
-  tablica rozdzielcza
-  gniazdo siłowe 32 A z wyłącznikiem
-  gniazdo sieciowe 230 V
-  gniazdo sieciowe 230 V bryzgoszczelne min IP44
-  wyłącznik podwójny
-  wyłącznik pojedynczy
-  wyłącznik schodowy
-  oprawa jarzeniowa 2 x 36 W ewakuacyjna

Obiekt:	BUDYNEK DOMU KULTURY W POWIDZU	Nr rys. e/1
Temat:	ROZBUDOWA DOMU KULTURY Z PRZEBUDOWĄ CZĘŚCI ISTNIEJĄCEJ	Skala: 1:100
Adres budowy:	Powidz ul. Park Powstańców Wlkp. 25 , dz. nr ewid. 1018	Data: 11.2011
Inwestor:	62-430 Powidz . Gmina Powidz	Podpis:
Treść rysunku:	RZUT PARTERU – INSTALACJE ELEKTRYCZNE	Podpis:
Projektant:	Józef Tarczewski	Budowniczy Upr. nr 2500/59
	mgr inż. Mieczysław Królak	GP 250/7346/II/53/91 upr. konstrukcyjne
	mgr inż. Jarosław Danielewicz	WKP/0309/POOE/07 upr. instalacyjne elektryczne