


RZUT PARTERU

skala: 1:100

etap projektu: PROJEKT BUDOWLANY

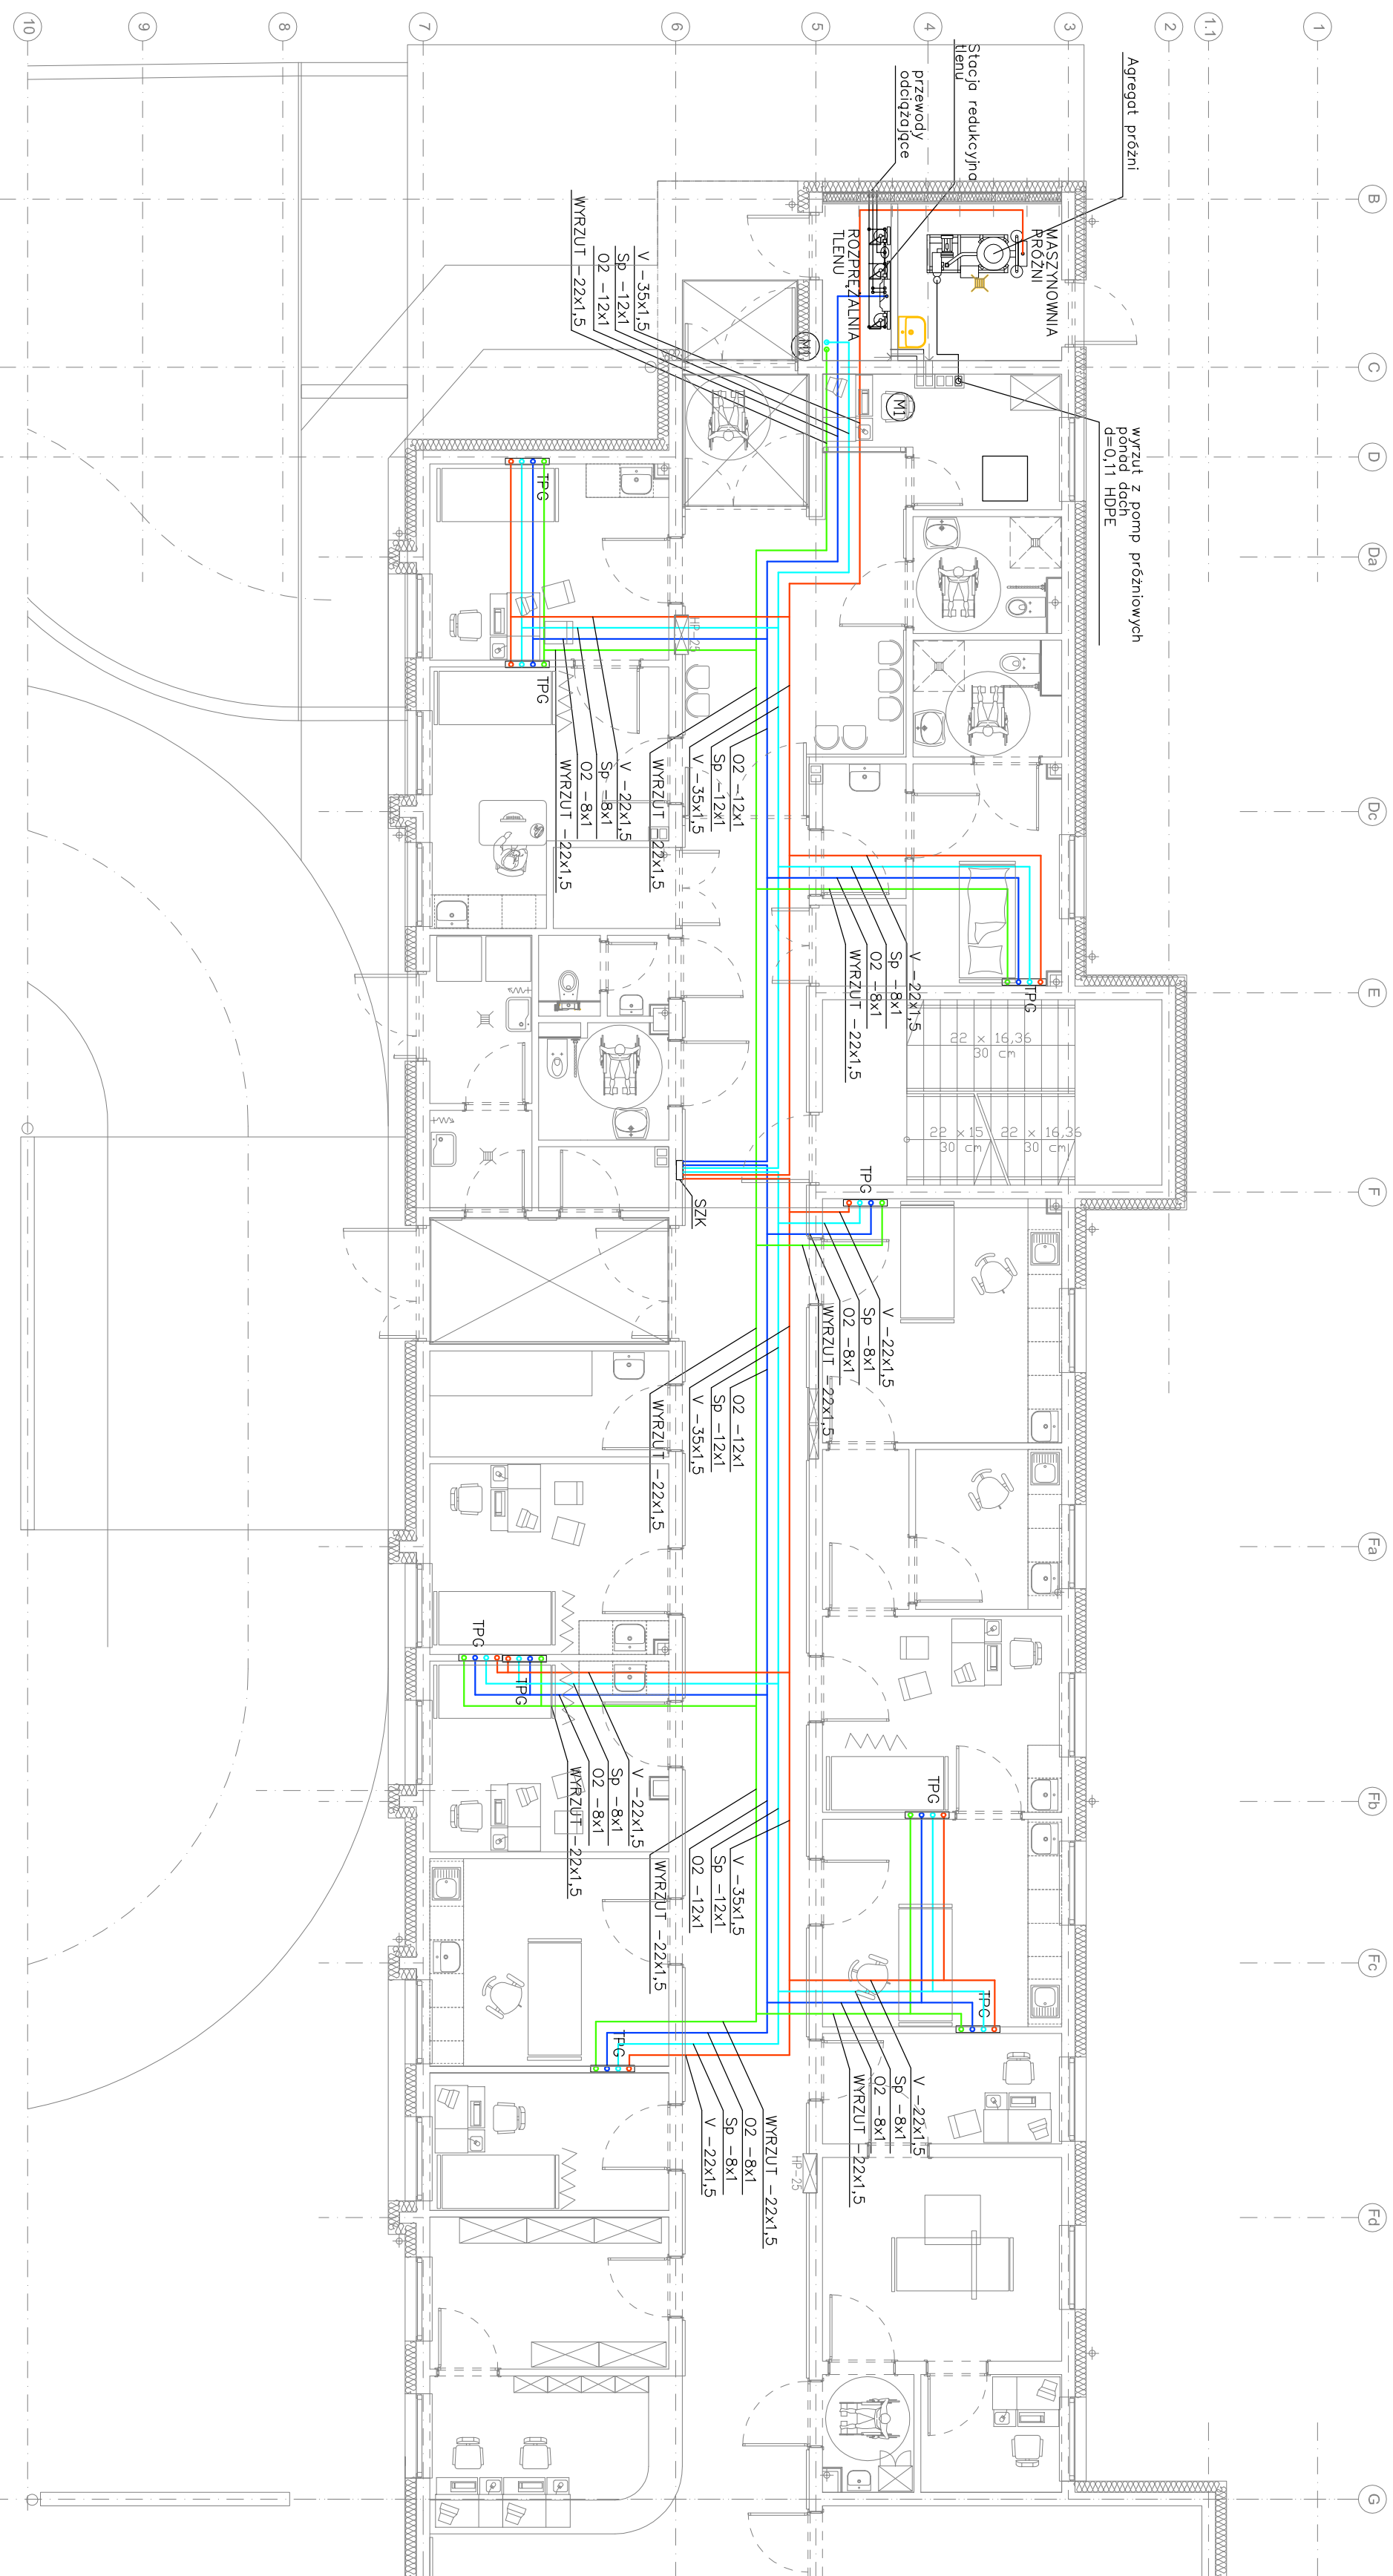

LEGENDA

- wyrzut gazów poanestezjologicznych
- tlen
- podtlenek azotu
- sprężone powietrze
- próżnia

Nazwa: zadania:			Budowa Samodzielnego Publicznego Pogotowia Ratunkowego i Powiatowego Centrum Pomocy rodzinie w ramach zadania: „Budowa obiektu celu publicznego przy ul. Radborskiego w Pruszczu Gdańskim”		
NIP 956-138-49-36 tel./fax. (56) 655 77 24 kom. 607 573 904 e-mail: prutesan@onet.pl			PRUSZCZ GDAŃSKI, ul. Radborskiego działka budowlana		
Lokalizacja:			Starostwo Powiatowe w Pruszczu Gdańskim ul. Wojska Polskiego 16, 83-000 Pruszcz Gdański		
Inwestor :			Podpis:		
Projektant:			mgr inż. Marcin Janowicz upr. w specjalności instalacyjno-inżyniernej nr 65/Gd/00		
Sprawdzający:			Podpis:		
mgr inż. Tomasz Witkiewicz upr. w specjalności architektonicznej nr 109/Gd/01					
Branża: GAZY MEDYCZNE			Etap: PRZJ. WYKONAWCZY		
RZUT PARTERU			Nr rys.		
G1					
Data: kwiecień 2016 r.			Skala: 1 : 100		