


ZESTAWIENIE POMIESZCZEN		Pow/m ²
1.1	hala szatownia B	17,86
1.2	WC	12,25
1.3	WC	4,83
1.4	szklarnia	53,43
1.5	szklarnia	16,38
1.6	szklarnia	70,83
1.7	szklarnia	17,47
1.8	szklarnia	43,75
1.9	szklarnia	38,50
1.10	szklarnia	24,50
1.11	szklarnia	5,80
1.12	szklarnia	5,80
1.13	szklarnia	6,50
1.14	szklarnia	3,60
1.15	szklarnia	8,30
1.16	szklarnia	5,80
1.17	szklarnia	7,70
1.18	szklarnia	8,80
1.19	szklarnia	14,48
1.20	szklarnia	14,48
1.21	szklarnia	14,48
1.22	szklarnia	8,60
1.23	szklarnia	5,18
1.24	szklarnia	10,88
1.25	szklarnia	5,84
1.26	szklarnia	5,84
1.27	szklarnia	3,61
1.28	szklarnia	4,83
1.29	szklarnia	150,29
1.30	szklarnia	9,83
1.31	szklarnia	3,06
1.32	szklarnia	0,86
1.33	szklarnia	5,07
1.34	szklarnia	8,06
1.35	szklarnia	8,06
1.36	szklarnia	7,64
1.37	szklarnia	15,05
1.38	szklarnia	4,85
1.39	szklarnia	15,83
1.40	szklarnia	23,83
1.41	szklarnia	38,22
1.42	szklarnia	8,06
1.43	szklarnia	3,18
1.44	szklarnia	11,13
1.45	szklarnia	7,99
1.46	szklarnia	16,60
1.47	szklarnia	5,80
1.48	szklarnia	2,86
1.49	szklarnia	10,72
1.50	szklarnia	32,95
1.51	szklarnia	10,49,95

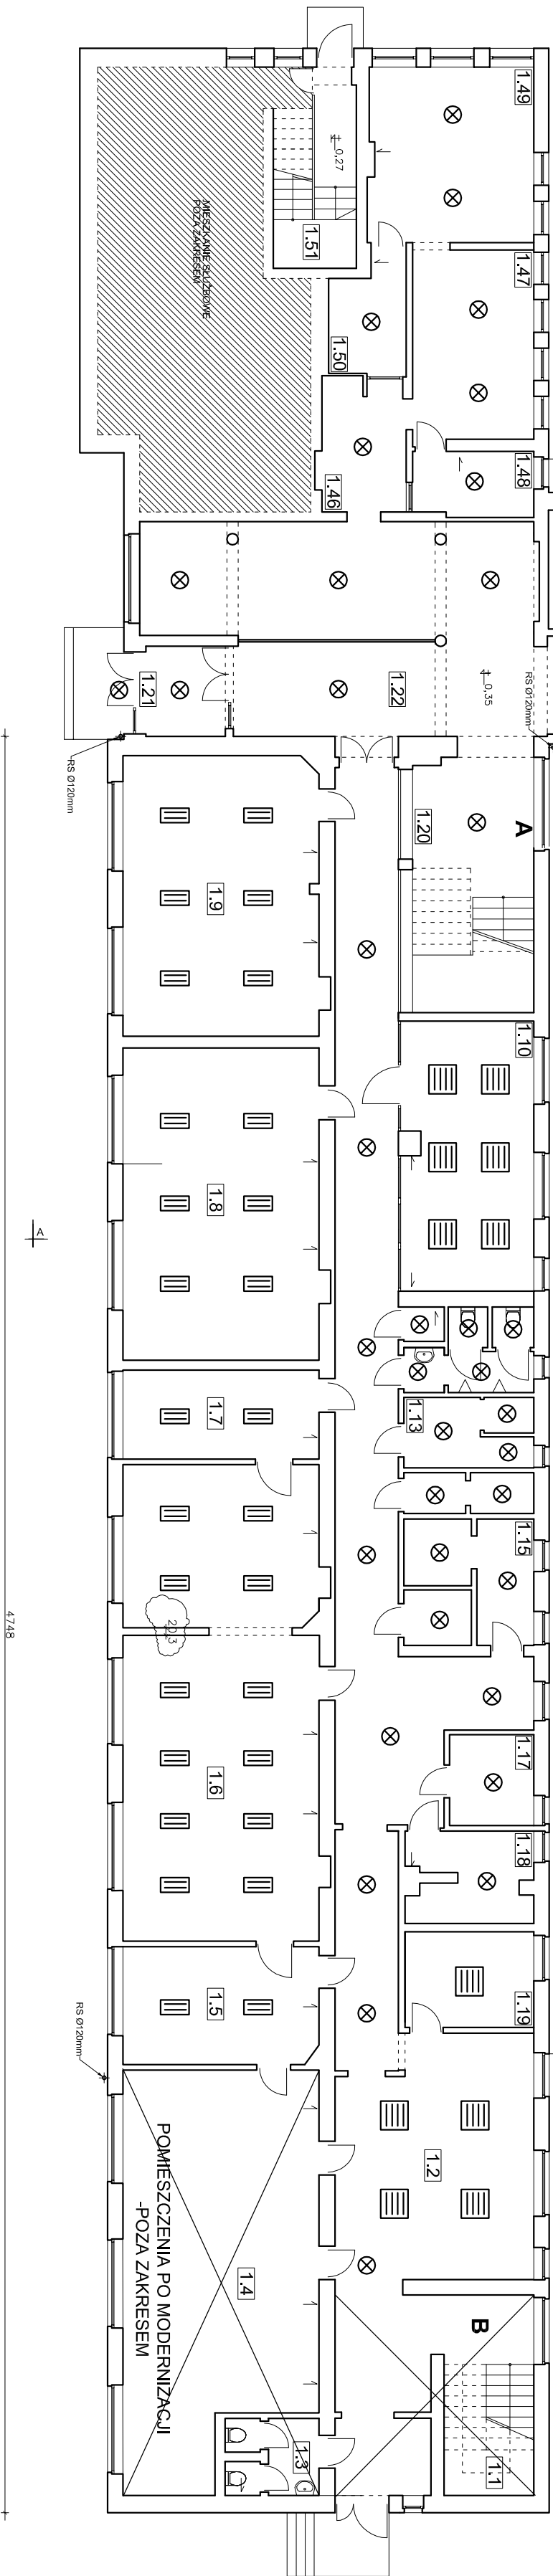

LEGENDA:

- OPRAWY ŚWIETŁOWKOWE 4x18W-WYMIANA ŹRÓDEŁ ŚWIATŁA NA ŚWIETŁÓWKI LED 4xT8 600mm -4x8W
- OPRAWY ŚWIETŁOWKOWE 2x36W-WYMIANA ŹRÓDEŁ ŚWIATŁA NA ŚWIETŁÓWKI LED 2xT8 1200mm -2x18W
- OPRAWY ŻAROWE TYPU PŁAFONIERA 1x60W-WYMIANA ŹRÓDEŁ ŚWIATŁA NA LED E27 -1x8W

P.H.U.Taros - Pracownia Projektowa	
temat: Termomodernizacja budynku Internatu ZSRCKP w Rusocinie	
zadanie: "Termomodernizacja budynków użyteczności publicznej należących do Powiatu Gdańskiego - termomodernizacja Internatu Zespołu Szkół Rolniczych Centrum Kształcenia Praktycznego".	
adres: Rusocin, ul. Miedzia Ratia 12, dz.nr 196/16	
nr archiwalny 2016/15	rysunek: RZUT PARTERU-WYMIANA ŹRÓDEŁ ŚWIATŁA
opracowanie: mgr inż. Tomasz Pysko	POM/0002/PWOE/05
sprawdzający: mgr inż. Łukasz Marczuk	POM/0213/PWOE/09
06.2016 r.	branża: elektryczna
	skala 1:150
	nr rys. E2