

Woj. : pomorskie
Powiat: gdański
Jednostka ewidencyjna: 220401_1, M. Pruszcz Gdański
Obiekt: M. Pruszcz Gdański
Ulica: Grunwaldzka, Wojciecha Kossaka
Obręb: 0012, dz. nr 22/36 i inne
Identyfikator zgłoszenia pracy: 6640.4951.2017
Nr sekcji mapy
zasadniczej: 6.218.26.01.2.2; 2.4

Biuro Geodezyjno- Projektowe
G i A Zachłowski s.c.
Pruszcz Gdański, ul. Obrońców Wybrzeża 3/1

NIP 604-006-52-62
tel. (58)6833022, 509863951, 604547824
e-mail : biuro.geodezja@wp.pl

MAPA DO CELÓW PROJEKTOWYCH

SKALA 1: 500

- Poziom odniesienia "Kronsztadt Hm"
- Układ współrzędnych 2000 strefa 6

W zakresie opracowania mapa aktualna
w dniu 22.01.2018 r.

Prace polowe : T. Grossmann, inż. A. Zachłowski
Prace kameralne: T. Grossmann

Pruszcz Gdański, dnia 30.01.2018 r.

Nie wyklucza się w terenie innych nie wykazanych na mapie
urządzeń podziemnych, które nie były zgłoszone do inwentaryzacji.

Właściciel, władający, inwestor są zobowiązani do ochrony
znaków geodezyjnych na terenie inwestycji budowlanej- (nieruchomości)
(art.15, 43 pkt.3 Ustawy z dnia 17.05.1989 r. Dz.U. z 2010 r. Nr 193 poz. 1287
z późniejszymi zmianami- Prawo Geod. i Kart.)

W zasięgu opracowania niniejsza mapa jest zgodna z treścią mapy
zasadniczej znajdującej się w zasobie geodezyjnym i kartograficznym.

----- zasięg opracowania mapy do celów projektowych.

Nie badano słabejności gruntowych ujemionych w KW.

STAROSTWO POWIATOWE W PRUSZCZU GDAŃSKIM
REFERAT UZGADNIANIA DOKUMENTACJI PROJEKTOWEJ

W granicach opracowania nie występują projektowane
i zarejestrowane w RUDP przewody i urządzenia
zgodnie z treścią niniejszej dokumentacji.


Pruszcz Gdański, dn. 2018.01.02 r.

Obiekty nieobjęte katalogiem obiektów baz danych

(§ 80 ust. 3 - Rozporz. MSWiA z dn. 09.11.2011 r. Dz.U.Nr 236, poz.1572):
LEGENDA :

~ - żyłopłat

~ - słupy ogrodzeniowe

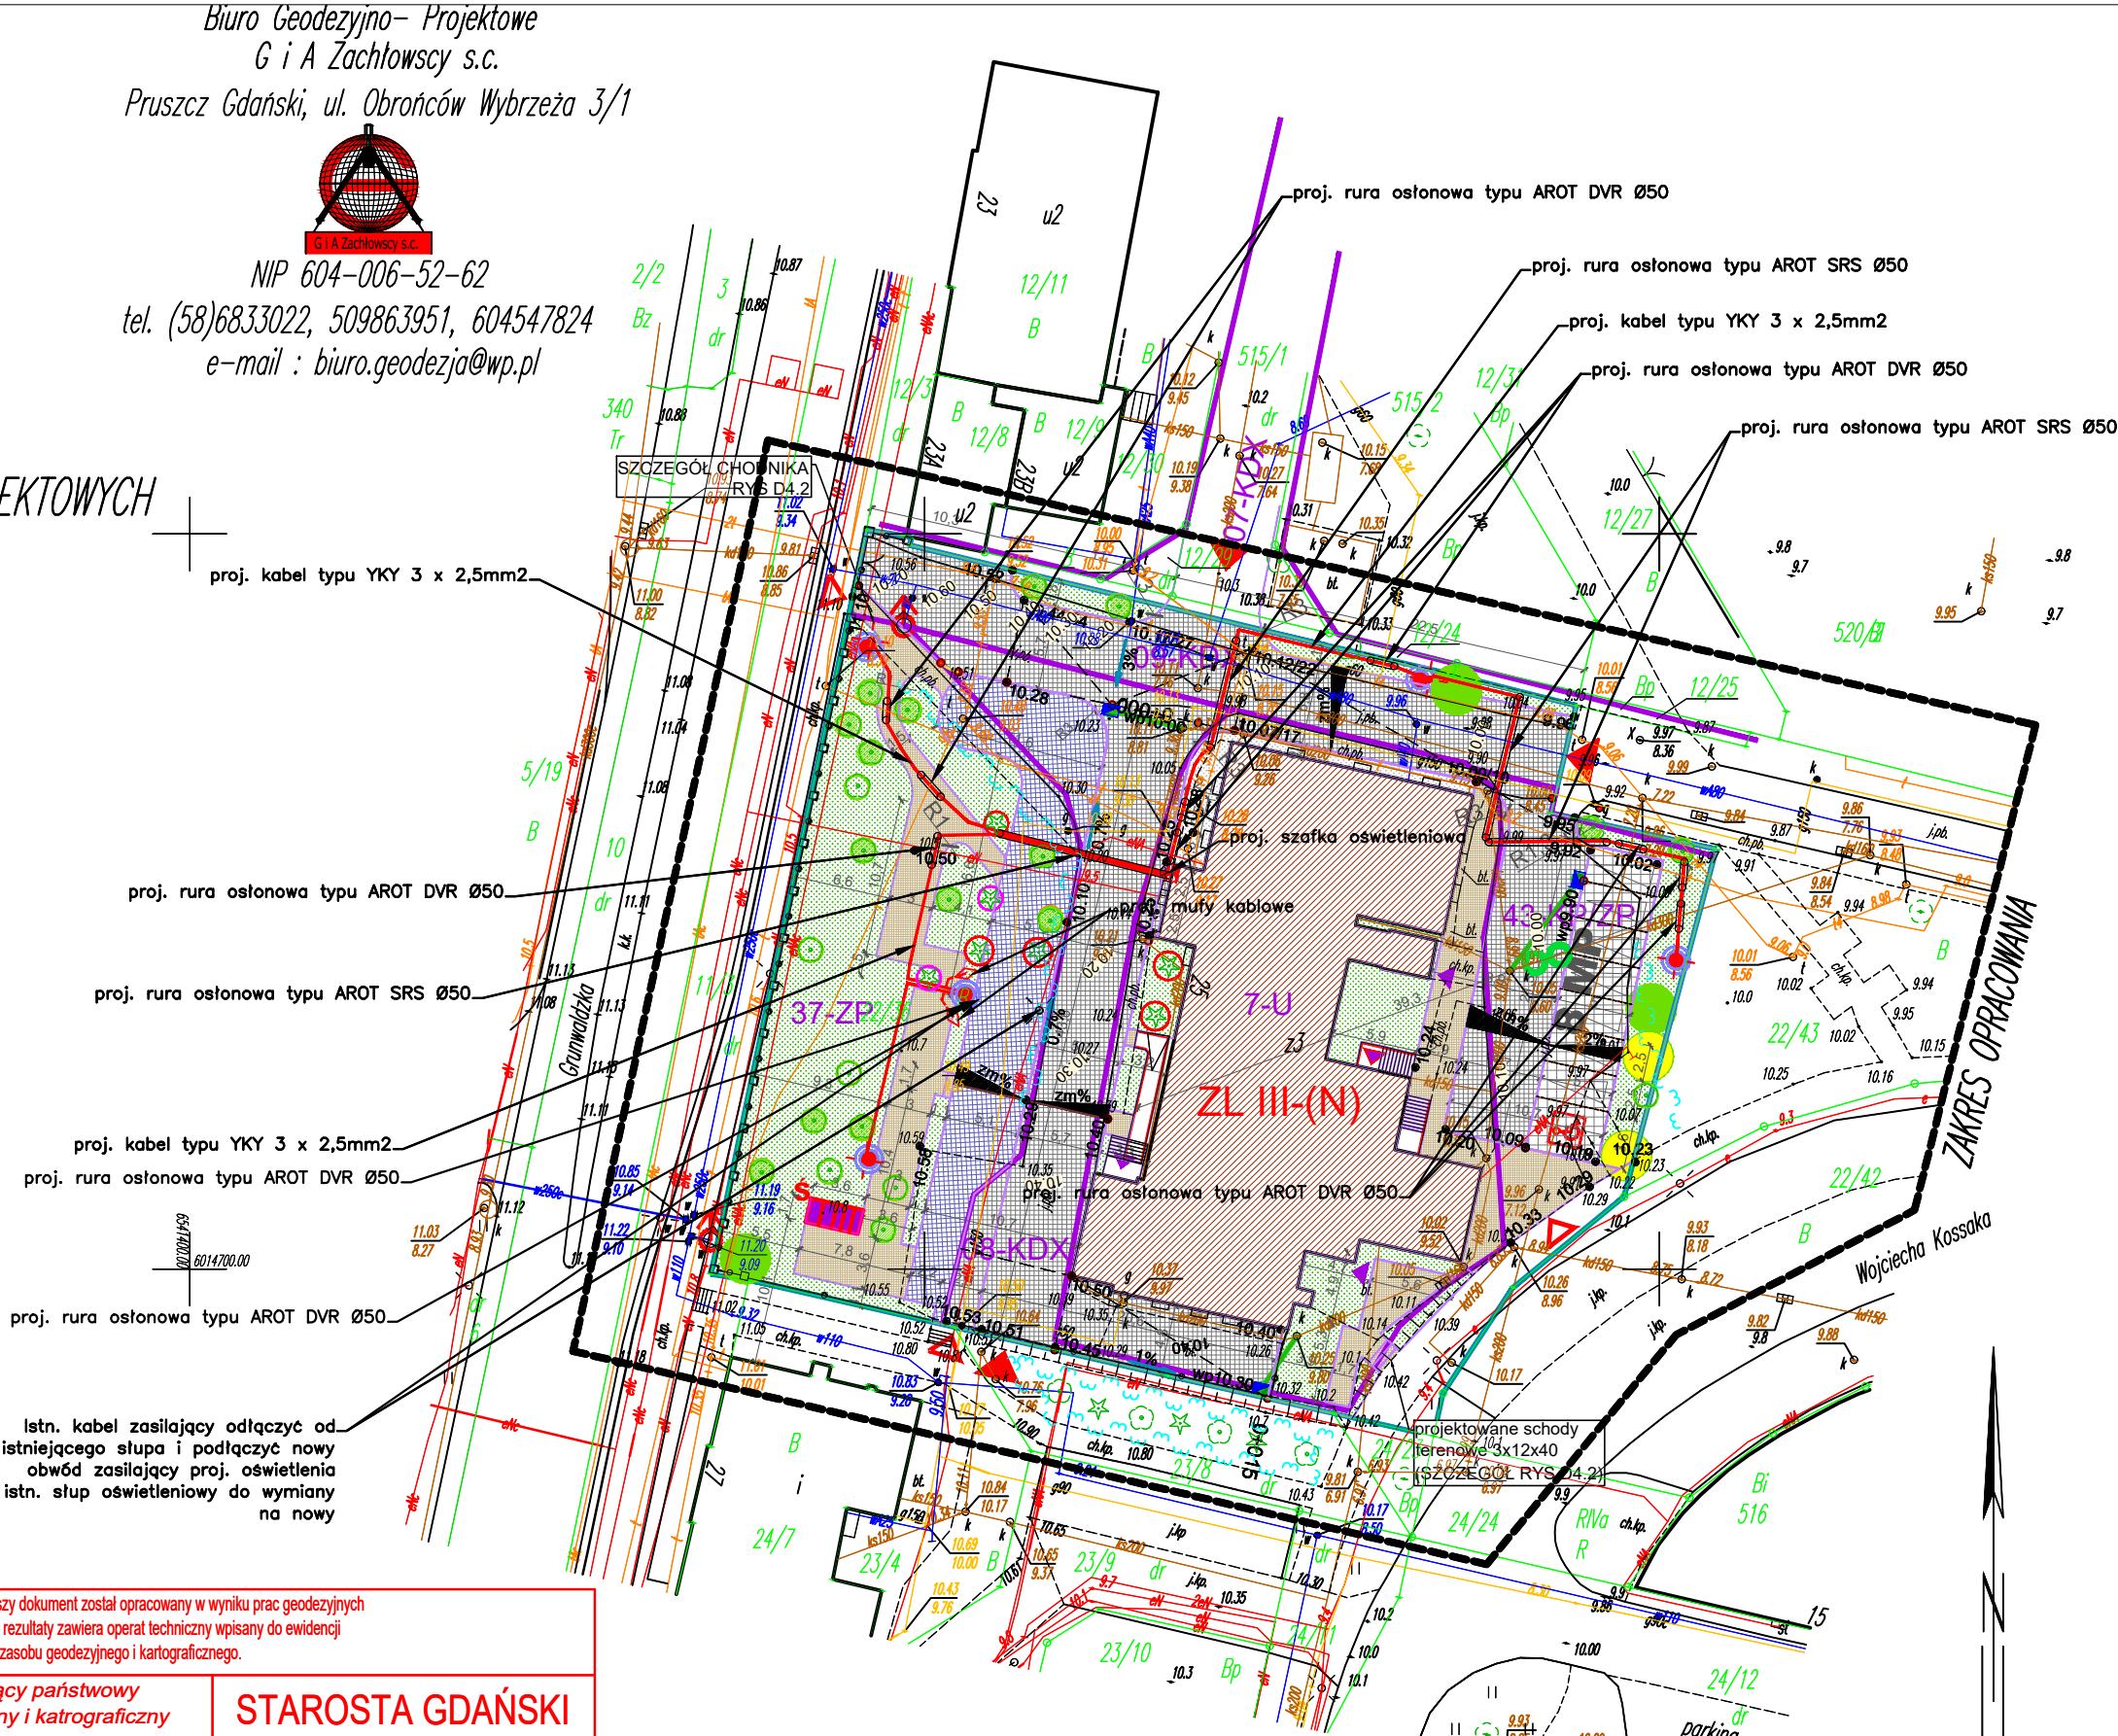

Istn. kabel zasilający odłączyć od
istniejącego słupa i podłączyć nowy
obwód zasilający proj. oświetlenia
istn. słup oświetleniowy do wymiany
na nowy

Poświadczam się, że niniejszy dokument został opracowany w wyniku prac geodezyjnych i kartograficznych, których rezultaty zawiera operat techniczny wpisany do ewidencji materiałów państwowego zasobu geodezyjnego i kartograficznego.		
Organ prowadzący państwowy zasób geodezyjny i kartograficzny		STAROSTA GDAŃSKI
P.2204.20	18.840	05.03.2018
Identyfikator ewidencyjny materiału zasobu - operatu technicznego		Data wpisania operatu technicznego do ewidencji materiałów zasobu
Imię, nazwisko i podpis osoby reprezentującej organ		Z up. STAROSTY POROPI NIECZYŃSKI Ewa Banach- Morawska KIEROWNIK POWIATOWEGO OŚRODKA DOKUMENTACJI GEODEZYJNEJ I KARTOGRAFICZNEJ
6642.1074.2018		

LEGENDA:

- istniejący BUDYNEK OBJĘTY OPRACOWANIEM
- ISTNIEJĄCE DRZEWIA OBJĘTE FORMĄ OCHRONY
- ISTNIEJĄCE DRZEWIA NIEOBJĘTE FORMĄ OCHRONY
- ISTNIEJĄCE DRZEWIA NIEOBJĘTE FORMĄ OCHRONY ORAZ PRZEZNACZONE DO WYCINKI
- PROJEKTOWANE DRZEWIA
- PROJEKTOWANE DRZEWIA POCHODZĄCE Z PRZESADZENIA
- ISTNIEJĄCE OPRAWY OŚWIEŹNIOWE
- PROJEKTOWANE OPRAWY OŚWIEŹNIOWE

37-ZP LINIE REGULACYJNE MPZP

- GRANICA DZIAŁKI BUDOWALNEJ
- CIĄG PIESZO-ROWEROWY -CHODNIKI-KOSTKA KAMIENNA
- CIĄG PIESZY -CHODNIKI-KOSTKA KAMIENNA
- CIĄG PIESZO-JEZDNY (POWIERZCHNIA UTWARDZONA) -
- MIEJSCA POSTOJOWE (POWIERZCHNIA UTWARDZONA) -
- PROJEKTOWANA OPASKA ŹWIROWA
- POWIERZCHNIA BIOLOGICZNIE CZYNNA 100% -TRAWA (ZIELEŃ URZĄDZONA NISKA)
- POWIERZCHNIA BIOLOGICZNIE CZYNNA 50% (EKOKRATA)
- MIEJSCA GROMADZENIA ODPADÓW STAŁYCH - SYSTEM P
- WEJŚCIE DO BUDYNKU
- WEJŚCIE NA DZIAŁKĘ
- ZJAZD Z DROGI PUBLICZNEJ - WJAZD NA DZIAŁKĘ
- HYNDRANT P.POŻAROWY
- PROJEKTOWANA INSTALACJA KANALIZACJI DESZCZOWEJ
- PROJEKTOWANE LINIE KABLOWE Nn-0,4 kV

- PROJEKTOWANA SZAFKA OŚWIEŹNIENIA
- PROJEKTOWANA RURA OSŁONOWA
- PROJEKTOWANE MUFY KABLOWE

Jednostka projektowa: Bud Zakład Remontowo - Budowlany "TYM - BUD" - Waldemar Tymoszewski 83-000 Pruszcz Gdański ul. Komunalna 12		Inwestor: Powiat Gdański w Pruszczu Gdańskim ul. Wojska Polskiego 16 83-000 Pruszcz Gdański		Nr archiwalny:
Inwestycja:		Rewitalizacja terenu wokół budynku Powiatu Gdańskiego przy ul. Grunwaldzkiej 25 w Pruszczu Gdańskim		Data: 2019.04
Lokalizacja:		ul. Grunwaldzka 25, 83-000 Pruszcz Gdański dz. nr 22/36 obr. 0012		Rys. nr: E-1
Nazwa projektu:		Przygotowanie dokumentacji projektowo - kosztorysowej dla zadania pn.: „Rewitalizacja terenu wokół budynku Powiatu Gdańskiego przy ul. Grunwaldzkiej 25 w Pruszczu Gdańskim”		Skala: 1 : 500
Nazwa rysunku:		Projekt zagospodarowania terenu - sieci zewnętrzne		Branża: Elektryka
Branża:		Imię i Nazwisko:	Uprawnienia:	Stadium: PROJEKT BUDOWLANY
Projektował:		mgr inż. MIROSLAW PROCIŃSKI	3879/GD/89 specjalność inst. i sieci elektroenergetyczne bez ograniczeń	Podpis:
Sprawdził:		mgr inż. JACEK PROCIŃSKI	POM/0159/POOE/07 specjalność inst. i sieci elektroenergetyczne bez ograniczeń	
Opracował:		inż. PIOTR OCHOCKI		

LEGENDA:	
---	proj. linie kablowe nN-0,4 kV
+	proj. słupy oświetleniowe (oświetlenie parkowe)
+	proj. szafka oświetleniowa
—	proj. rura osłonowa
□	proj. muły kablowe